


Legende


-  Bestand Gebäude
 Bestand Rohrleitung
 2. Umbauschritt Trinkwasser Druckleitung
 2. Umbauschritt Trinkwasser Saugleitung

Alle Rohrleitungen WQ 1.4571
Rohrleitungshalterung nicht dargestellt


Stutzen	Stutzen	Zoll
A	Einschweißstutzen mit 1 1/2" Kugelhahn und Reduzierung auf Systemanschluss für elektrische Druckmessung	1 1/2"
B	Einschweißstutzen mit Kugelhahn 1" Reduzierung auf Anschluss für Manometer	1"
C	Einschweißstutzen mit Handabsperrramatur als Schrägsitzventil 1 1/2" für Messwasserleitung	1 1/2"
D	Einschweißstutzen mit Kugelhahn und Blindstopfen 1 1/2" als Spül- und Entleerungsanschluss	1 1/2"
E	Einschweißstutzen mit Absperrramatur 2" als Spül- und Entleerungsanschluss inkl. Storz C Kupplung und Blinddeckel	2"
F	Einschweißstutzen mit Flansch, Kugelhahn und Blindstopfen 1 1/2" für Notchlohrung	1 1/2"
G	Einschweißstutzen mit Handabsperrramatur 1" als Schrägsitzventil für Probennahme	1"
H	Einschweißstutzen mit Flansch passend für Be- und Entlüftungsventil	Wahl AN

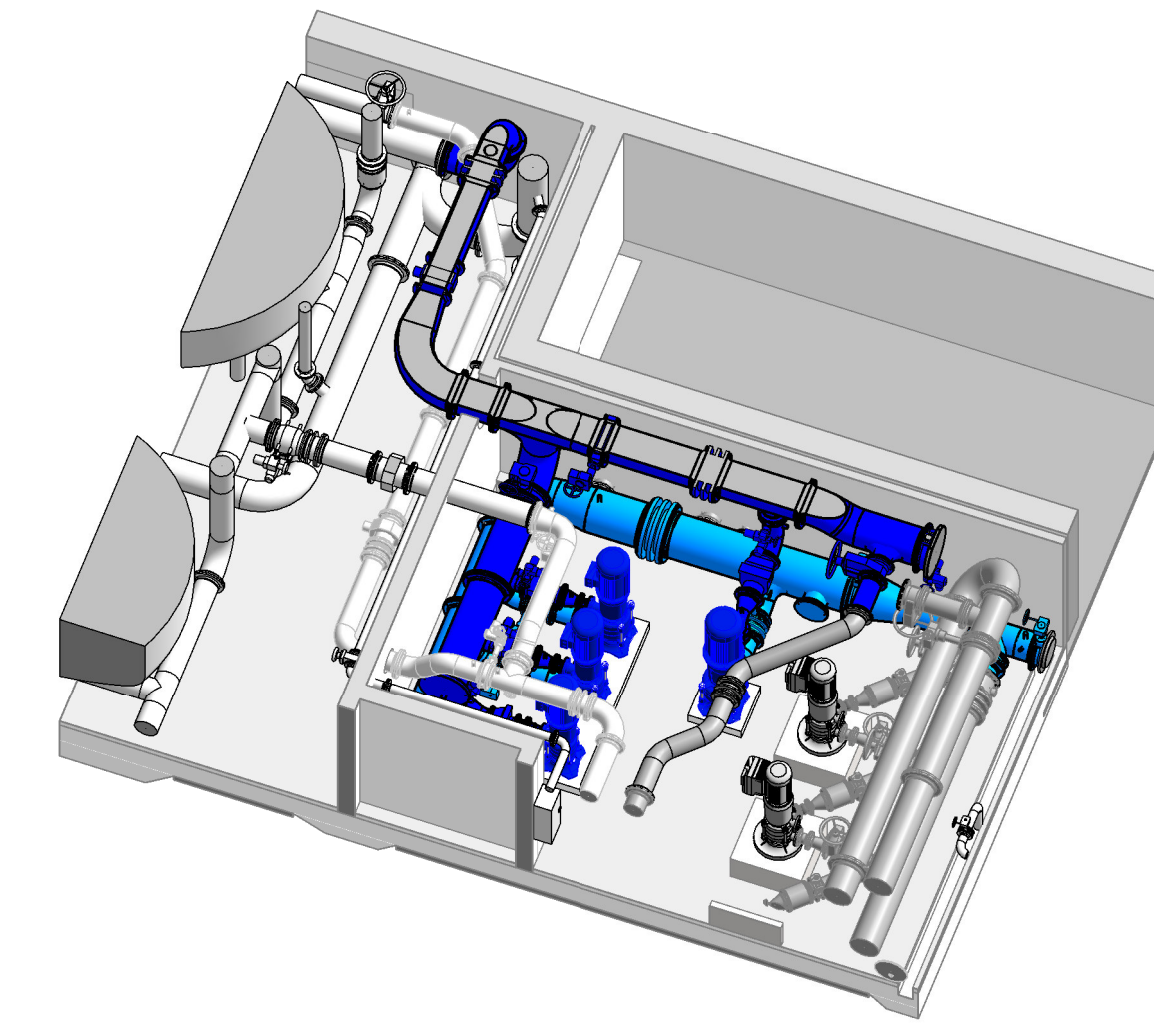


3D Ansicht 2. Umbauschritt

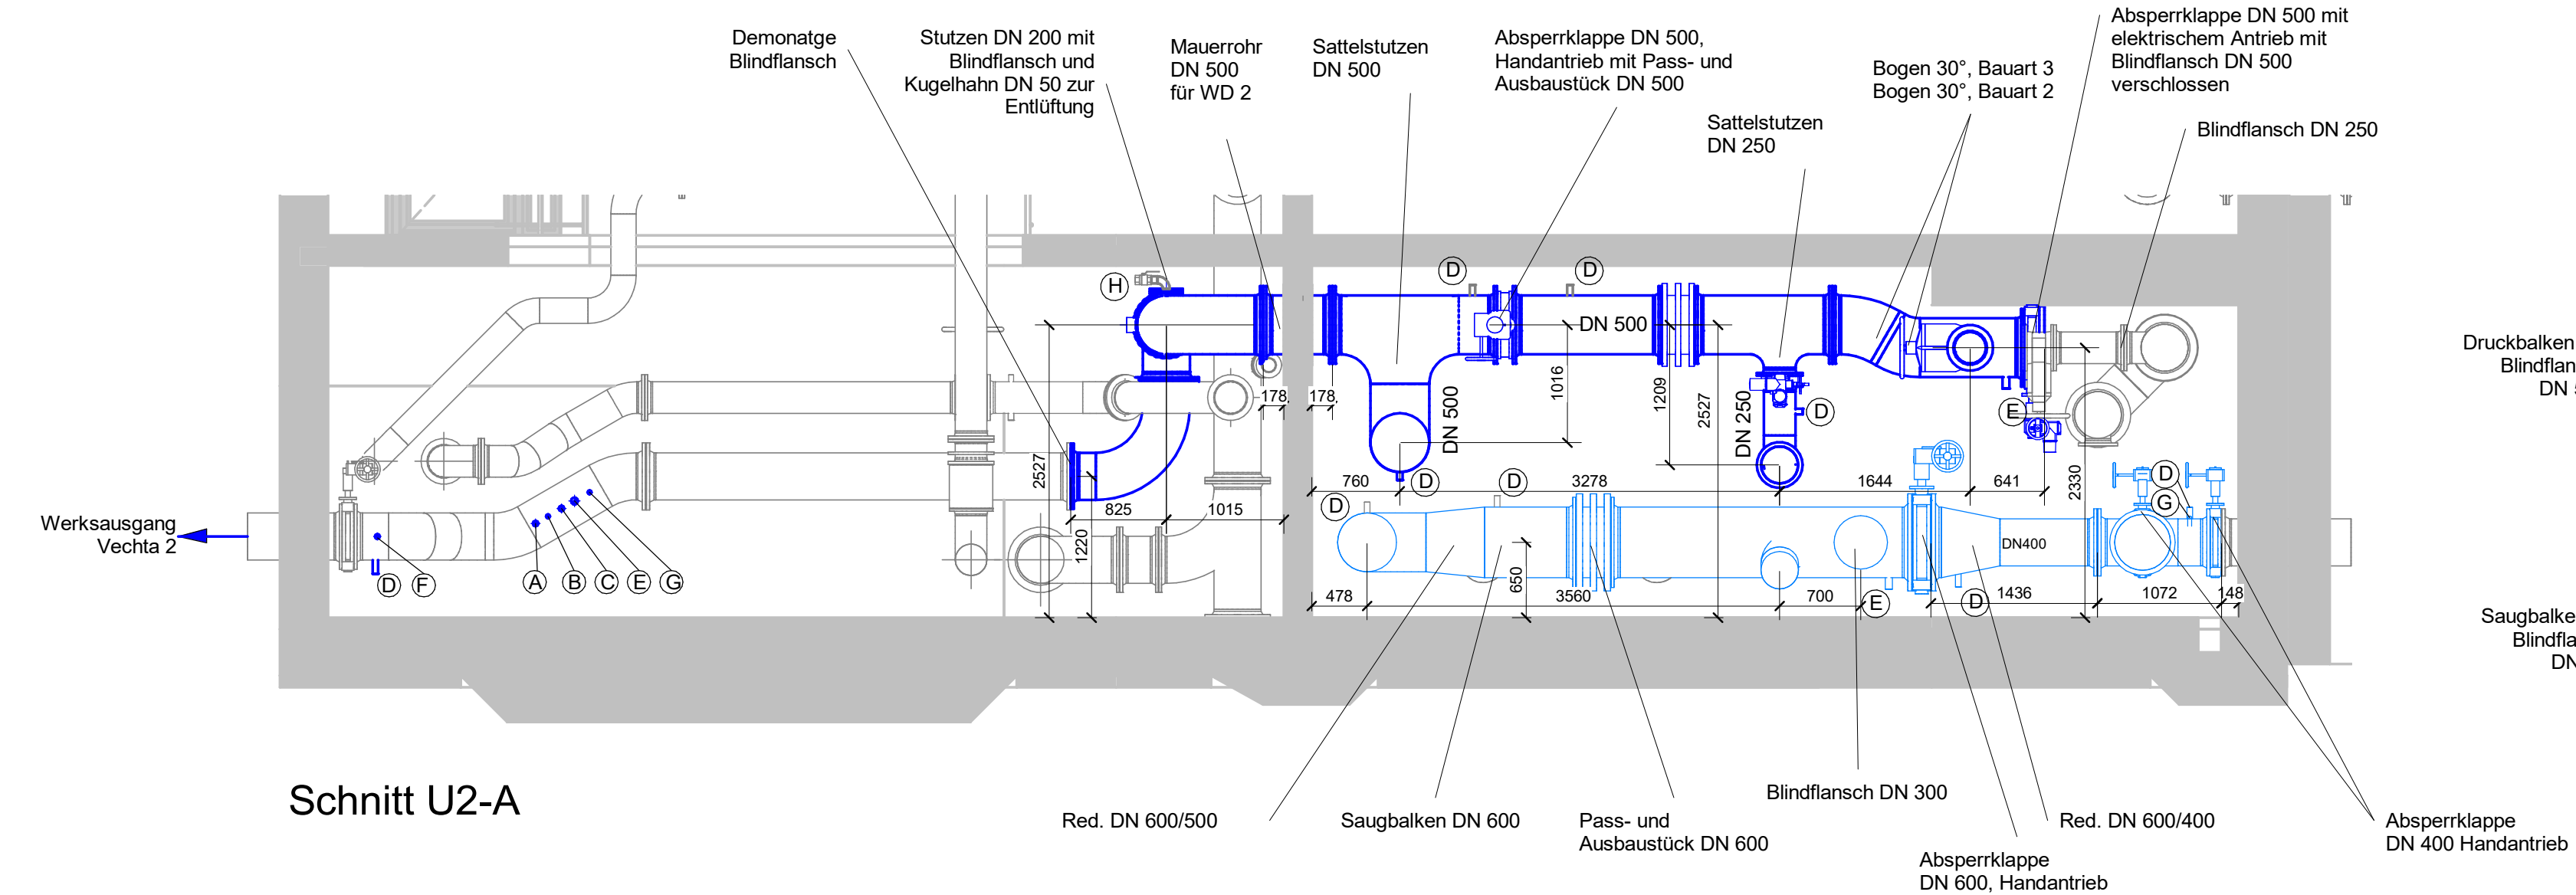


Schnitt U2-A

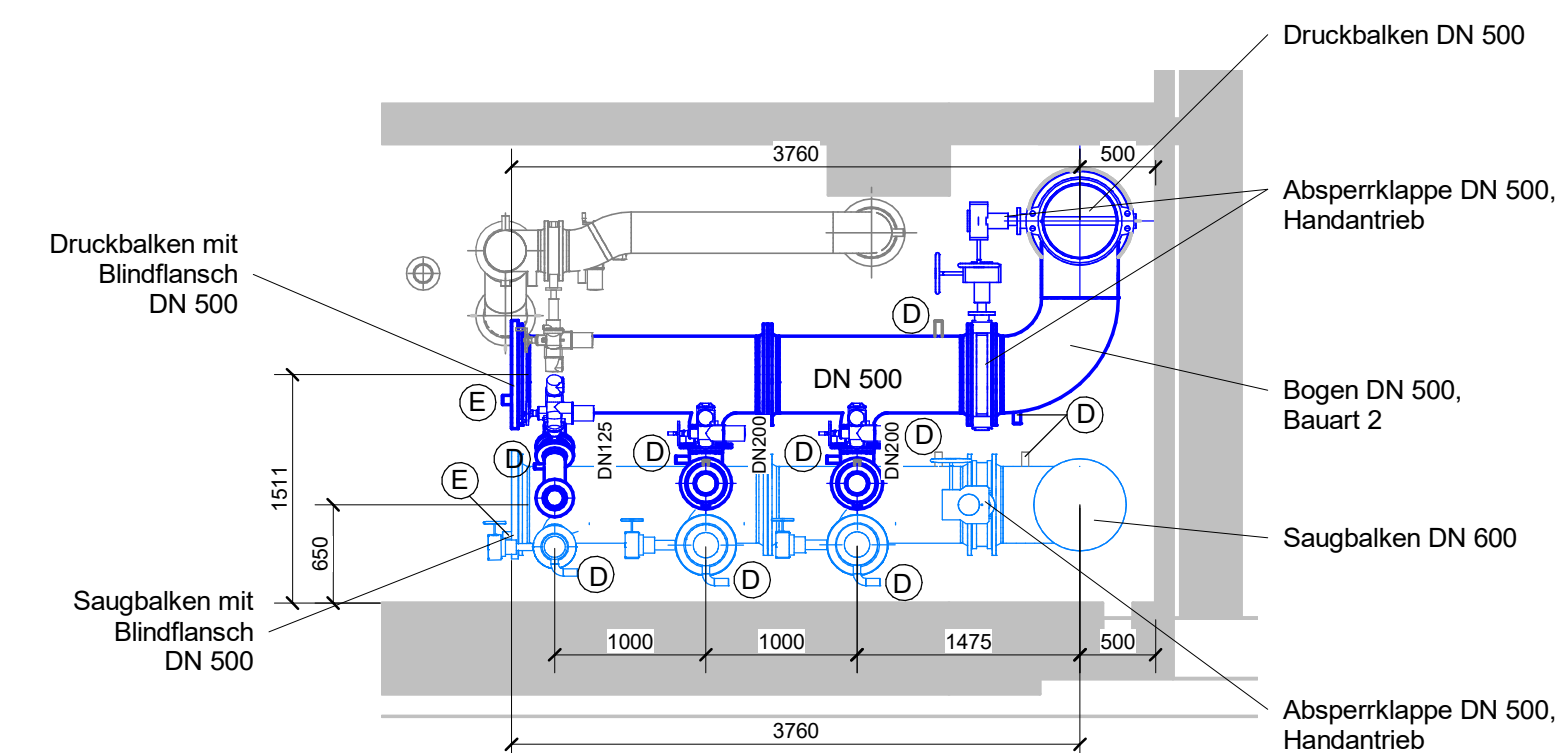


Schnitt U2-1

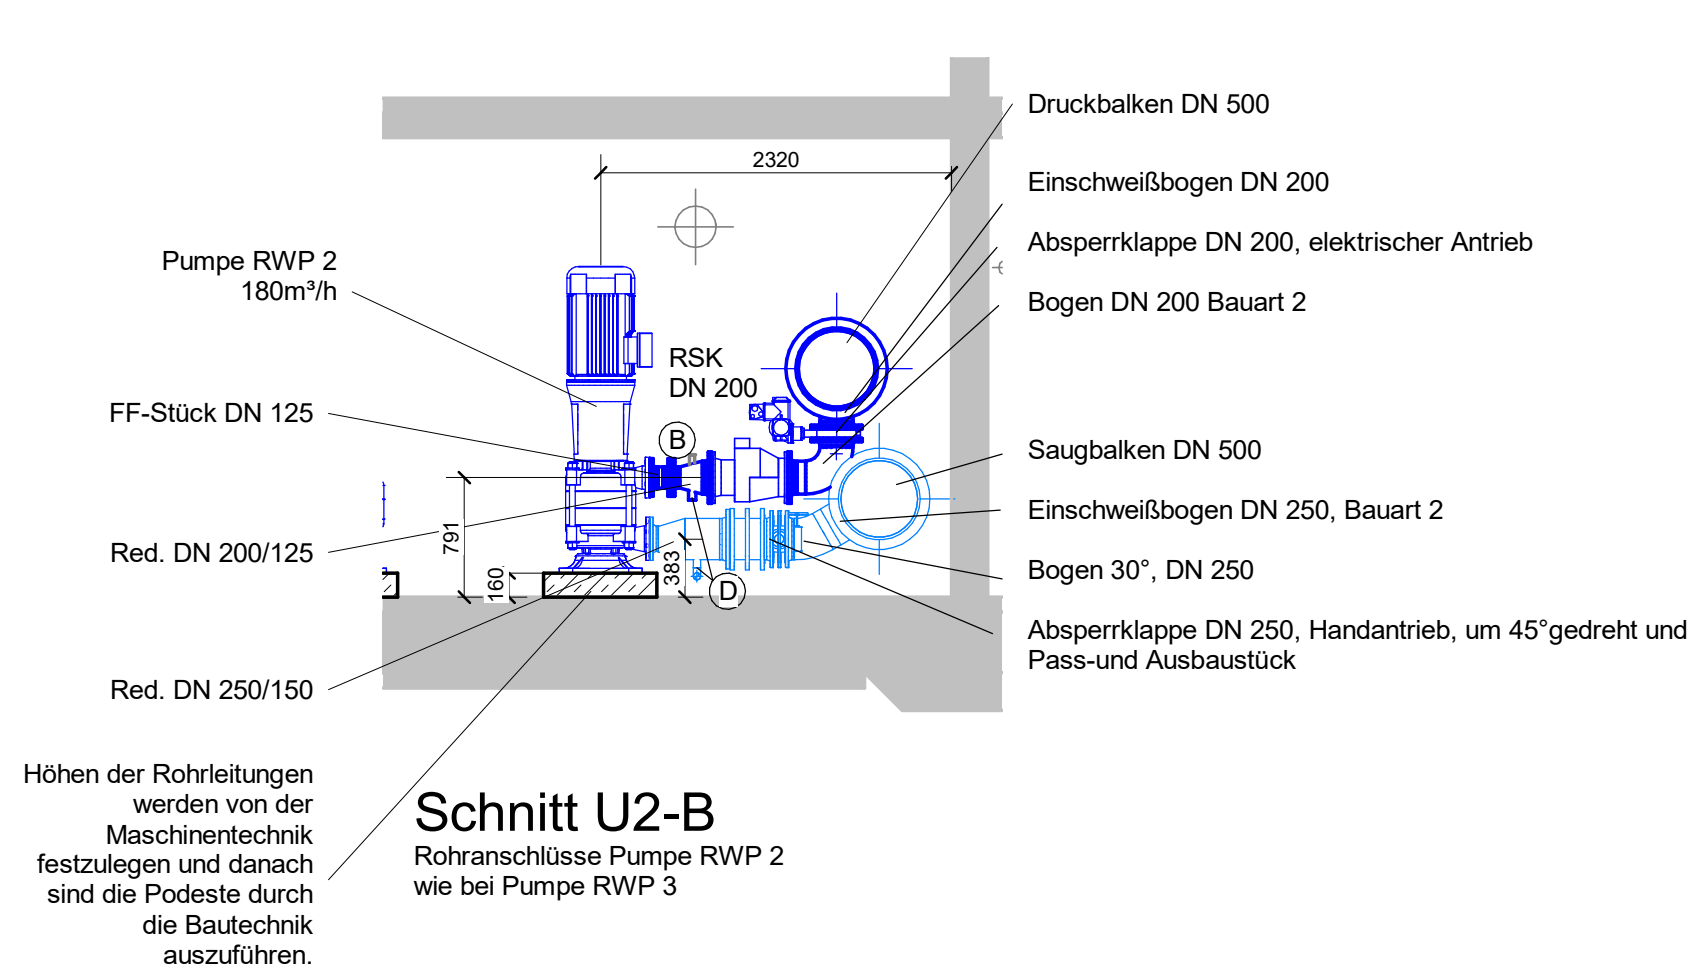


Schnitt U2-B

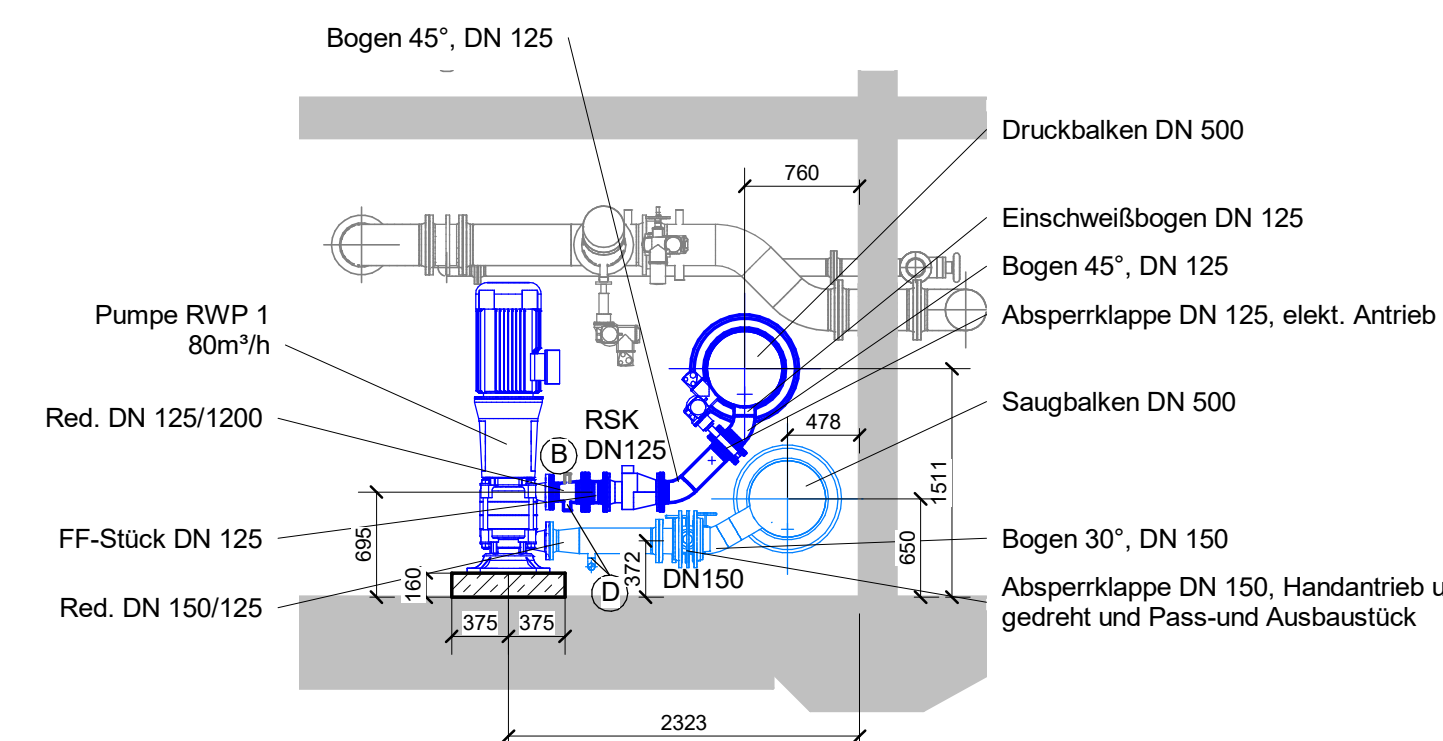

Schnitt U2-C

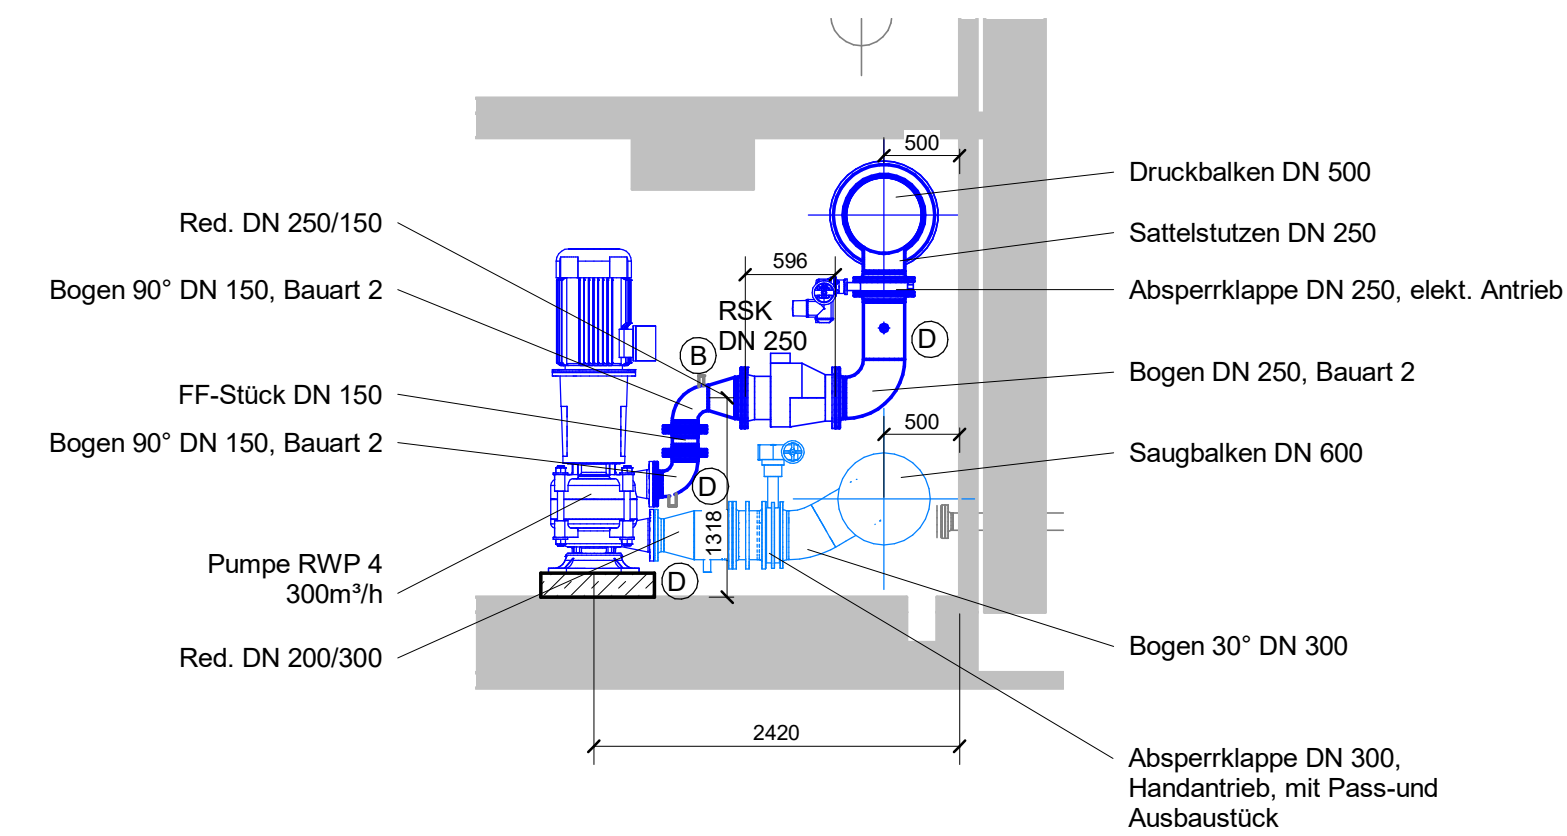

Schnitt U2-2

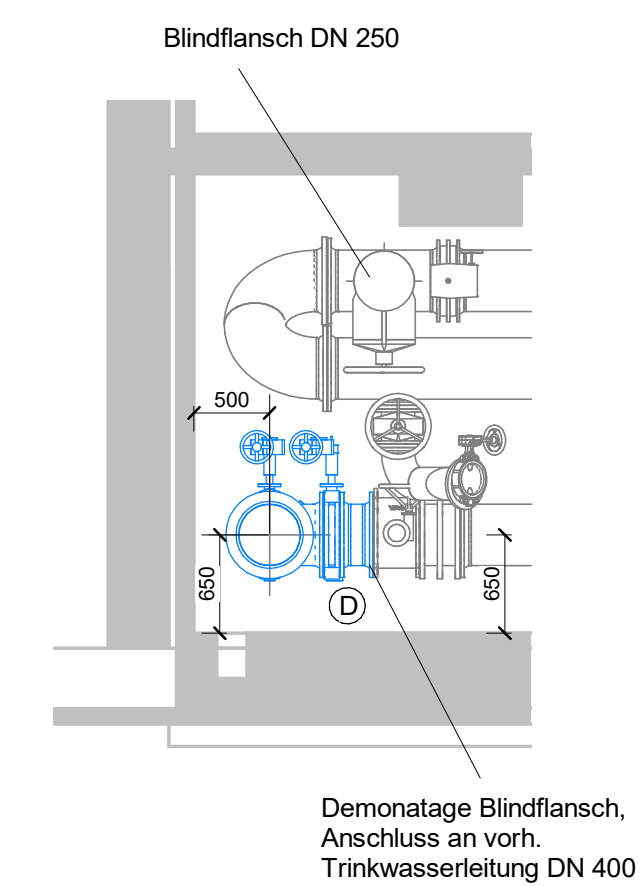

Schnitt U2-3

Stand: 26.04.2024

± 0.00 OKFFB EG = +43.20 m NHN

Index	Änderung	gez. / bearb.	geprüft	Datum

	Wasser Werk VECHTA	Wasserwerk Vechna Eigenbetrieb der Stadt Vechna							
Holzhausen 8 49377 Vechna		Tel.: 04441-9285-0 Fax: 04441-9285-11							
Projekt									
Erneuerung des Reinwasserpumpwerks									
Darstellung									
Grundriss und Schnitte UG 2. Umbauschritt									
Leistungsphase									
Ausführungsplanung									
 BORN ERMEL Ingenieure Dr. Born - Dr. Ermel GmbH Finowweg 7 - 28852 Achim Tel. (04202) 758-0 - Fax (04202) 758-500 be@born-ermel.de - www.born-ermel.de	Maßstab 1 : 50 <table border="1" style="width: 100%; border-collapse: collapse; margin-top: 10px;"> <thead> <tr> <th style="width: 20%;">Datum</th> <th style="width: 20%;">Name</th> </tr> </thead> <tbody> <tr> <td>gez. 03.08.2023</td> <td>IB</td> </tr> <tr> <td>bearb. 03.08.2023</td> <td>JSC</td> </tr> <tr> <td>geprüft 24.04.2024</td> <td>TW</td> </tr> </tbody> </table> Datei: siehe linken Planrand Originalgröße: (1031mm x 594mm) Zeichnungs-Nr. 3256005-05-M-202	Datum	Name	gez. 03.08.2023	IB	bearb. 03.08.2023	JSC	geprüft 24.04.2024	TW
Datum	Name								
gez. 03.08.2023	IB								
bearb. 03.08.2023	JSC								
geprüft 24.04.2024	TW								